


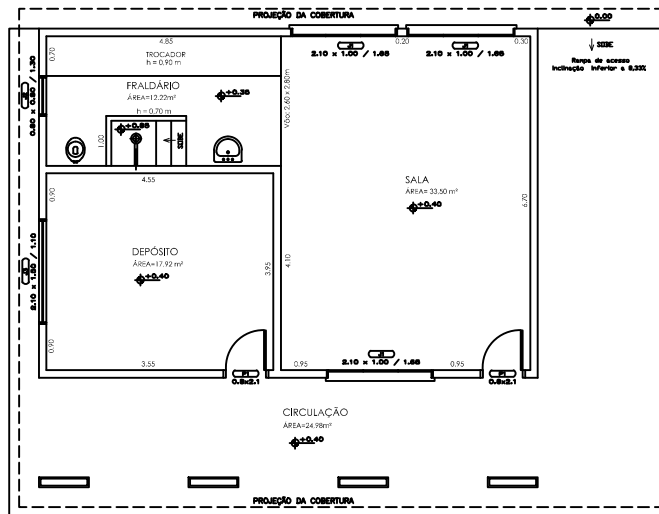


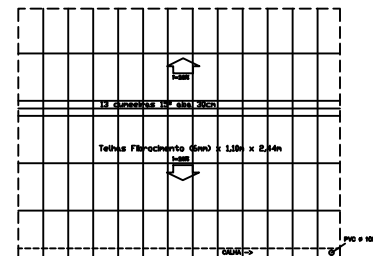



PLANTA BAIXA
ESCALA
1:50

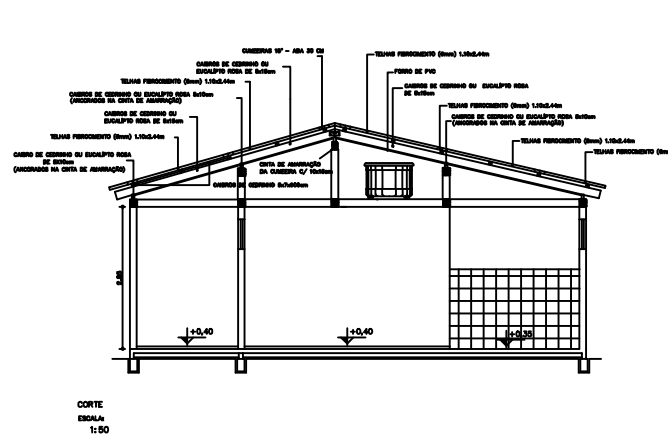

COBERTURA
ESCALA
1:100

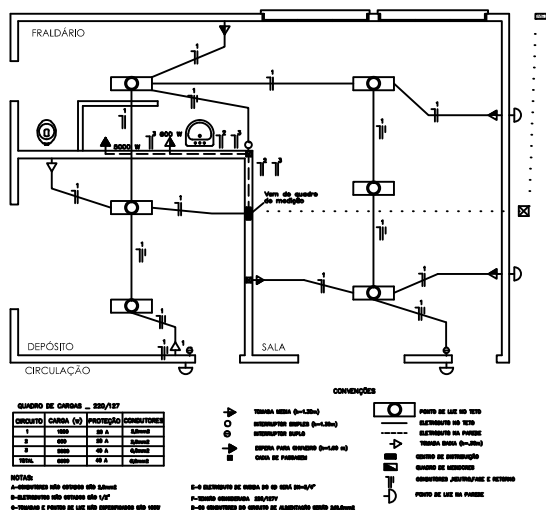

INSTALAÇÕES ELÉTRICAS
ESCALA
1:50

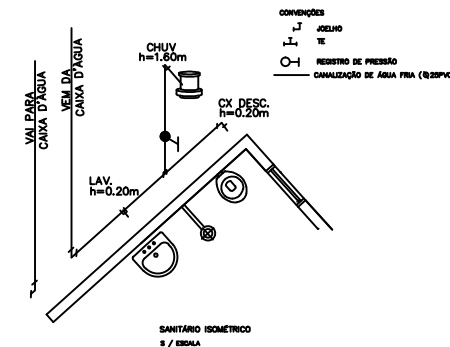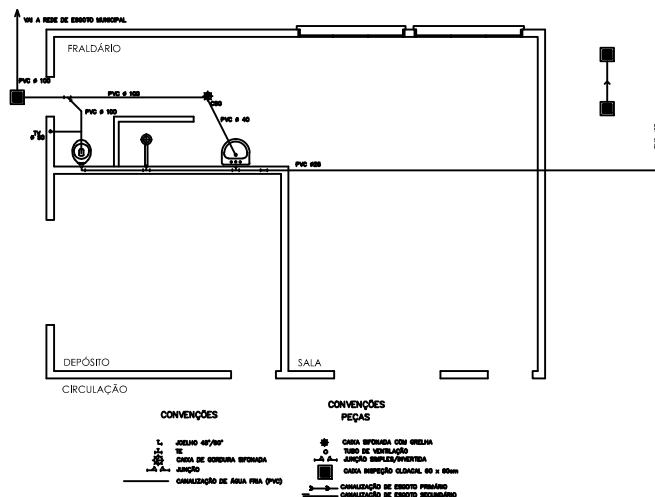

OUTRAS APROVAÇÕES:		LOCALIZAÇÃO:	
RESPONSÁVEL TÉCNICO:		RESPA:	
ARAN MONTEIRO CHIARINI		214.579/D	
PROPRIETÁRIO:		CNPJ:	
MUNICÍPIO DE ESTIVA - MG		16.675.918/0001-04	
TÍTULO: PROJETO EXECUTIVO			
CATEGORIA DE USO: REFORMA E AMPLIAÇÃO DE IMÓVEL MUNICIPAL PARA FINS EDUCACIONAIS			
DETALHE: PLANTA BAIXA - COBERTURA - CORTE - INSTALAÇÕES ELÉTRICAS - INSTALAÇÕES HIDROSSANITÁRIAS			
PROJETO: RUA FRANCISCA MARIA REZENDE		DATA: 04/05/2022	
DESENHO: CÔRREGO DOS MULATOS		FOLHA: 01/02	
LOCAL: ESTIVA - MG			