




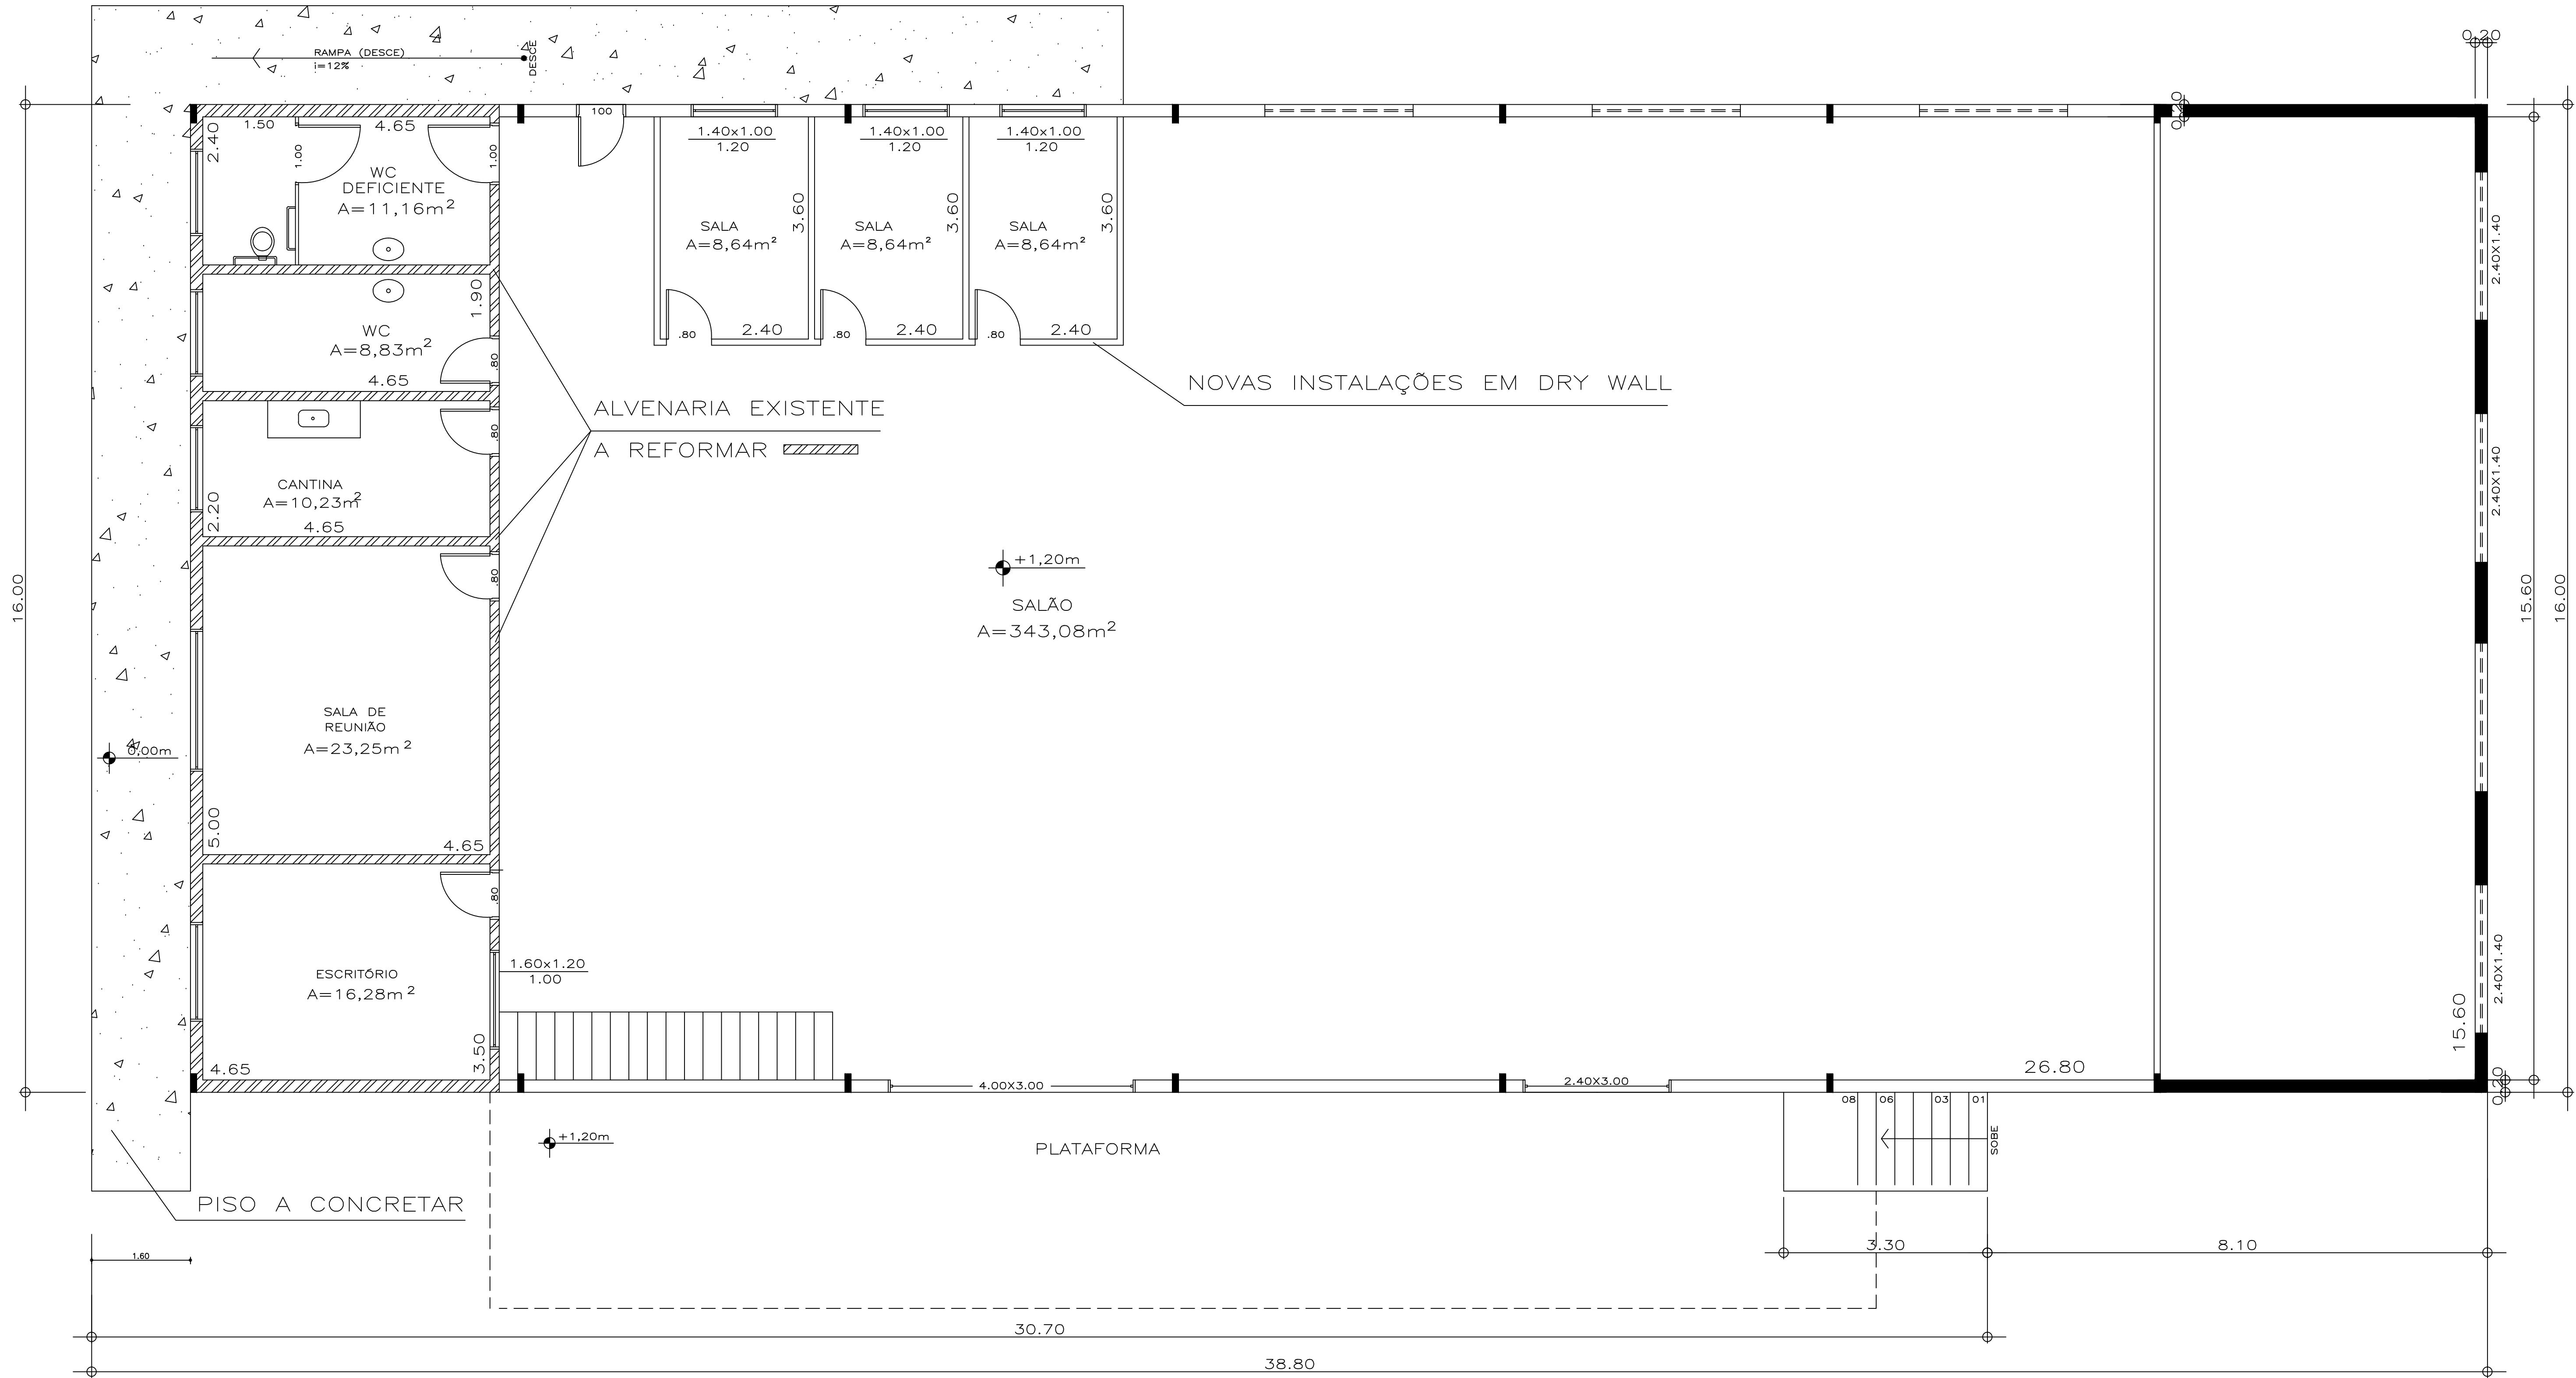

PLANTA BAIXA
ESCALA: 1/100
A=545,00m²

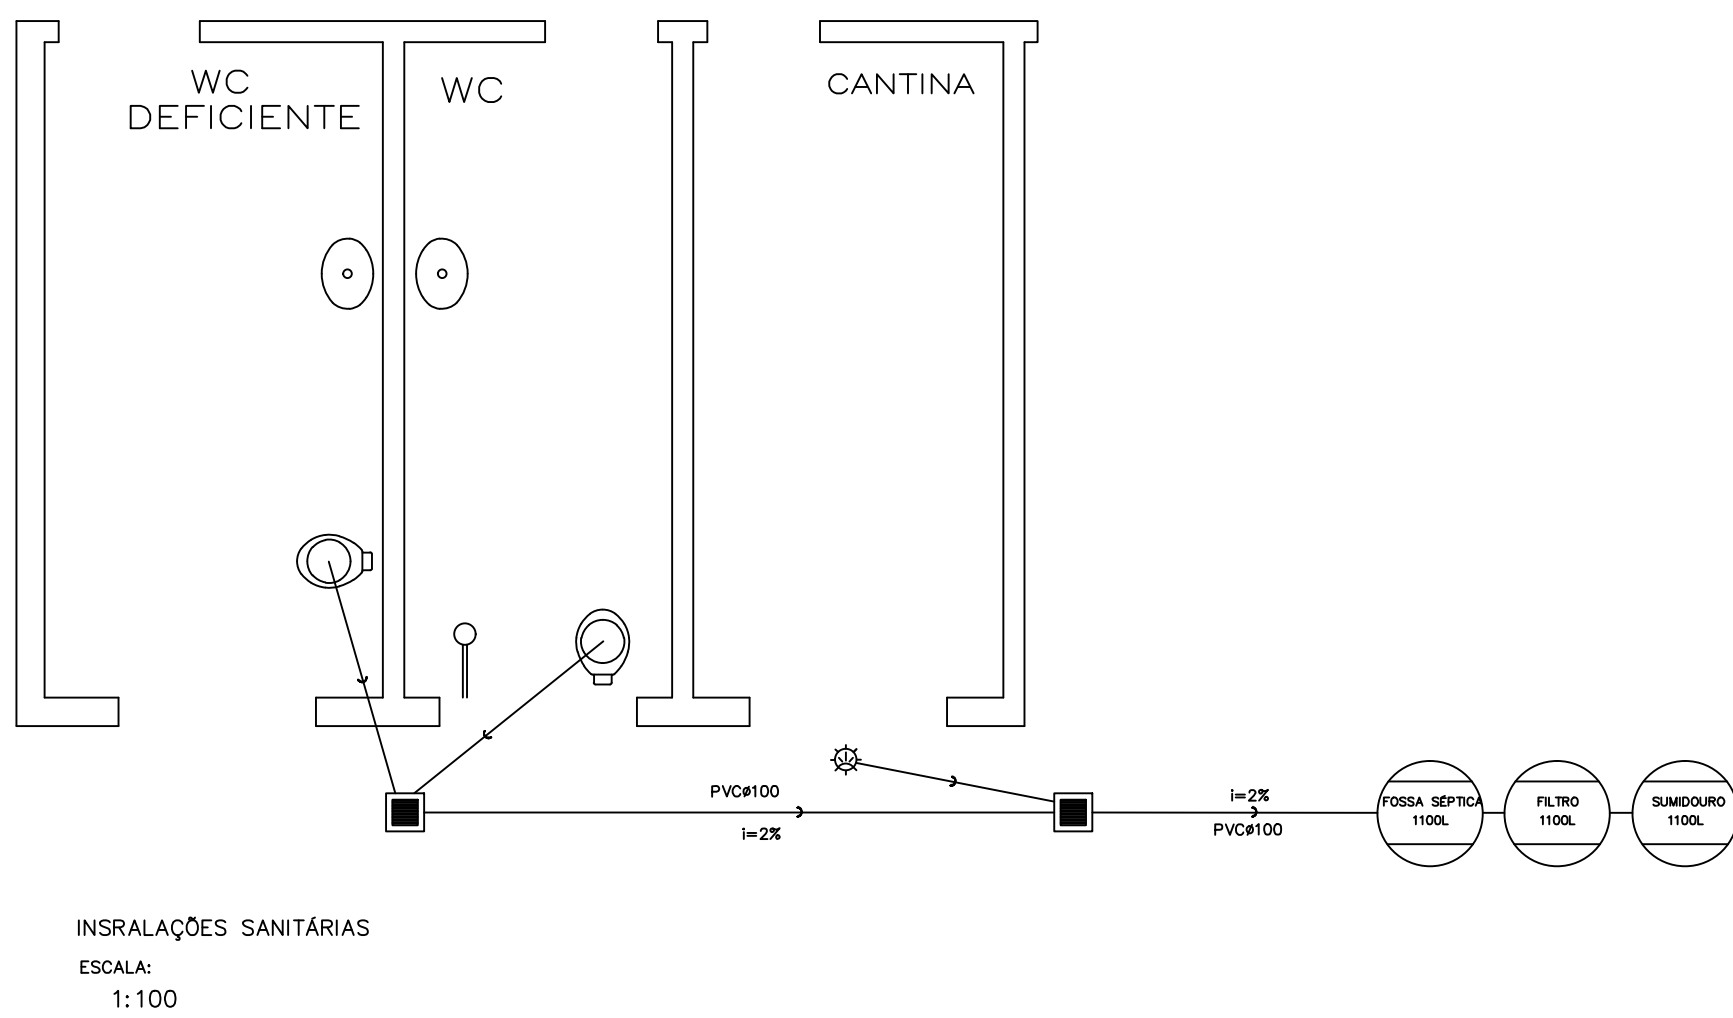

- CONVENÇÕES
- 1. JOELHO 45°/90°
 - 2. CAIXA DE GORDURA
 - 3. CAIXA DE GORDURA SIFONADA
 - 4. JUNÇÃO
 - 5. CANALIZAÇÃO DE ÁGUA FRIA (PVC)
- PEÇAS
- 6. CAIXA DE GORDURA
 - 7. TUBO DE VENTILAÇÃO
 - 8. JUNÇÃO SIMPLES/INVERTIDA
 - 9. CAIXA INSPEÇÃO
 - 10. CANALIZAÇÃO DE ESGOTO PRIMÁRIO
 - 11. CANALIZAÇÃO DE ESGOTO SECUNDÁRIO

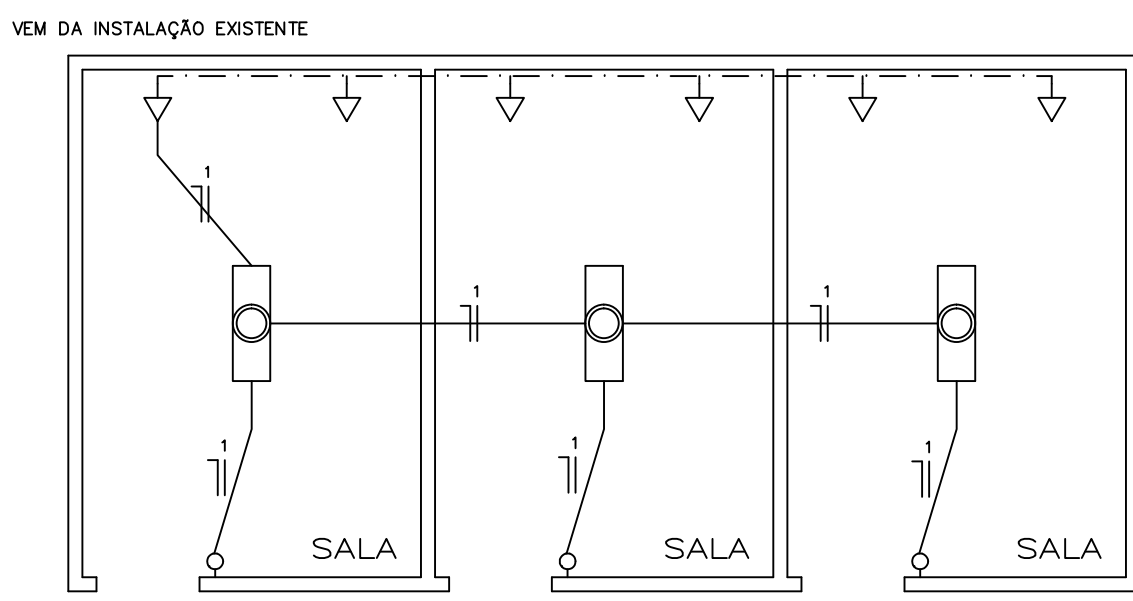

INSTALAÇÕES ELÉTRICAS
ESCALA:
1:100

QUADRO DE CARGAS - 220/127			
GRUPO	CARGA (W)	PROTEÇÃO (CONDUTORES)	
1	100	10A	2,5mm²

NOTAS:
1- DIMENSIONES NÃO OTIMIZADAS SÃO 2,5mm²
2- DIMENSIONES NÃO OTIMIZADAS SÃO 1,27
3- DIMENSIONES E PONTOS DE LIT SÃO CONSERVADOS SÃO 100V
4- DIMENSIONES CONSERVADAS - 220/127V

- CONVENÇÕES
- 1. TUBAGEM MESA (Ø=1,30m)
 - 2. INTERRUPTOR (Ø=1,30m)
 - 3. CONDUTORES, NEUTRO E RETORNO
 - 4. PONTO DE LIT NO TETO
 - 5. ELÉTRICO NO TETO
 - 6. ELÉTRICO NA PAREDE
 - 7. TUBAGEM BAIXA (Ø=1,30m)

PROJETO DE REFORMA

FOLHA
ÚNICA

OBRA - GALPÃO DE APOIO DO PRODUTOR RURAL

LOCAL - BR 381 - Rod. Fernão Dias - KM 881,5
ESTIVA-MG

PROP. - PREFEITURA MUNICIPAL DE ESTIVA

SITUAÇÃO S/ESC.

PROP.: PREFEITURA MUNICIPAL DE ESTIVA
CNPJ: 19.070.408-0001-68

ÁREAS

TERRENO = 3.000,00m²

PLANTA BAIXA = 512,00m²

TOTAL ÁREA
CONSTRUÍDA = 512,00m²

ARAN MONTEIRO CHIARINI
ENGENHEIRO CIVIL
CREA MG 214.579/D